
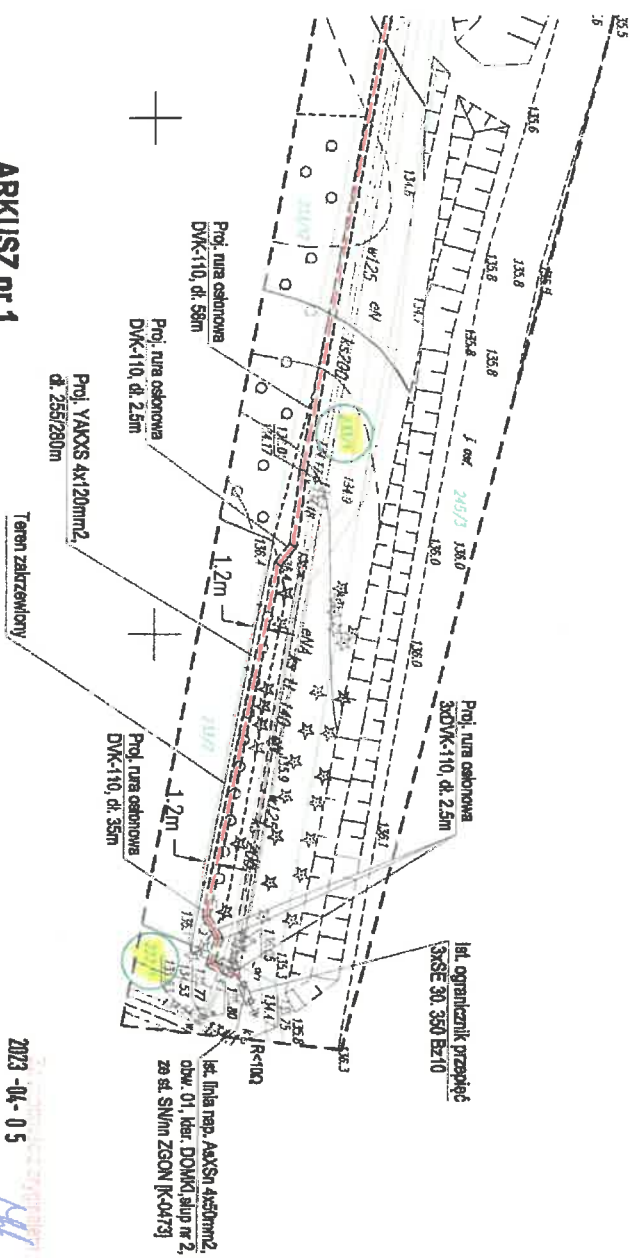


PROJEKT ZAGOSPODAROWANIA TERENU
Przyłącze kablowe NN,
Zgon, gm. Plecki, dz. nr 222/1, 233/1, 234/1, 234/7
skala 1:500

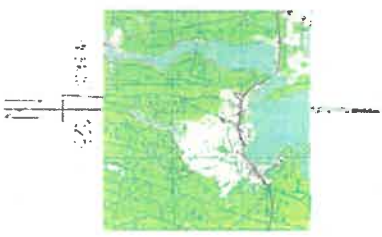

ARKUSZ nr 1

2023-04-05

- Legenda**
- - - - - projektowany kabel energetyczny
 - ▭ projektowana rura osłonowa
 - ▭ projektowane złącza kablowo-pomiarowe
 - ▭ granica działki

Tytuł:	PROJEKT ZAGOSPODAROWANIA TERENU	ARKUSZ NR 2 2 2
Obekt:	PRZYŁĄCZE KABLOWE NN do budynku na dz. nr 234/7	E-1B
Nr obr.:	2203274	
Adres:	Zgon gm. Plecki, dz. nr 222/1, 233/1, 234/1, 234/7	
Projektant:	inż. MAREK BEDNARZ upr. nr WAM/0159/PROJ/16	
Data:	KWIECIEŃ 2023	SKALA: 1:500

--- zakres aktualizacji
 O - punkt osnowy geodezyjnej podlegający ochronie prawnej

MAPA STYLUACYJNO - WYSOKOŚCIOWA

w skali 1:500

do celów inżynierskich

Jed. ewid.: 281004 2 gmina Plecki	Nr ewid. zgłoszenia:
Uchwa. 281004 2.0023 2.001	GR. 6642 1.304.2023
nr dz.: 234/3, 234/4, 234/5, 234/6, 233/1, 234/1, 222/1	Skł. 01005
Układ współ. płaskich: 2000	7.205.24.16.4.2
Układ wysokości: Arcorcsrad/60	

ARKUSZ 2 2 2

Podkreślanym, że niniejszy dokument służy wyłącznie do celów geodezyjnych i kartograficznych. Wszelkie zmiany i poprawki techniczne pozostawiamy w całości na odpowiedzialność klienta. Jednocześnie informujemy, że wszelkie ewentualne odpowiedzialności ponosi klient.

Ogólny stanby geodezyjny, kopie oryginalnej aglomeracji

Starosta Mirowski

Ny przyjęcia i opiewu do czasu

Adm. nr: 2023

Geodeta uprawniający:	WYKONAWCA Usługi Geod. s.c.
GEODETA UPRAWNIENIOWY	mgr inż. Andrzej Nowak
mgr inż. Andrzej Nowak, 1516	11-700 k/w/2023/4
Upr. Nr. 0732/2019	167.506.233.138
Województwo, dz. nr 0732/2019	NIP: 742.153.5545, REGON: 281450348